


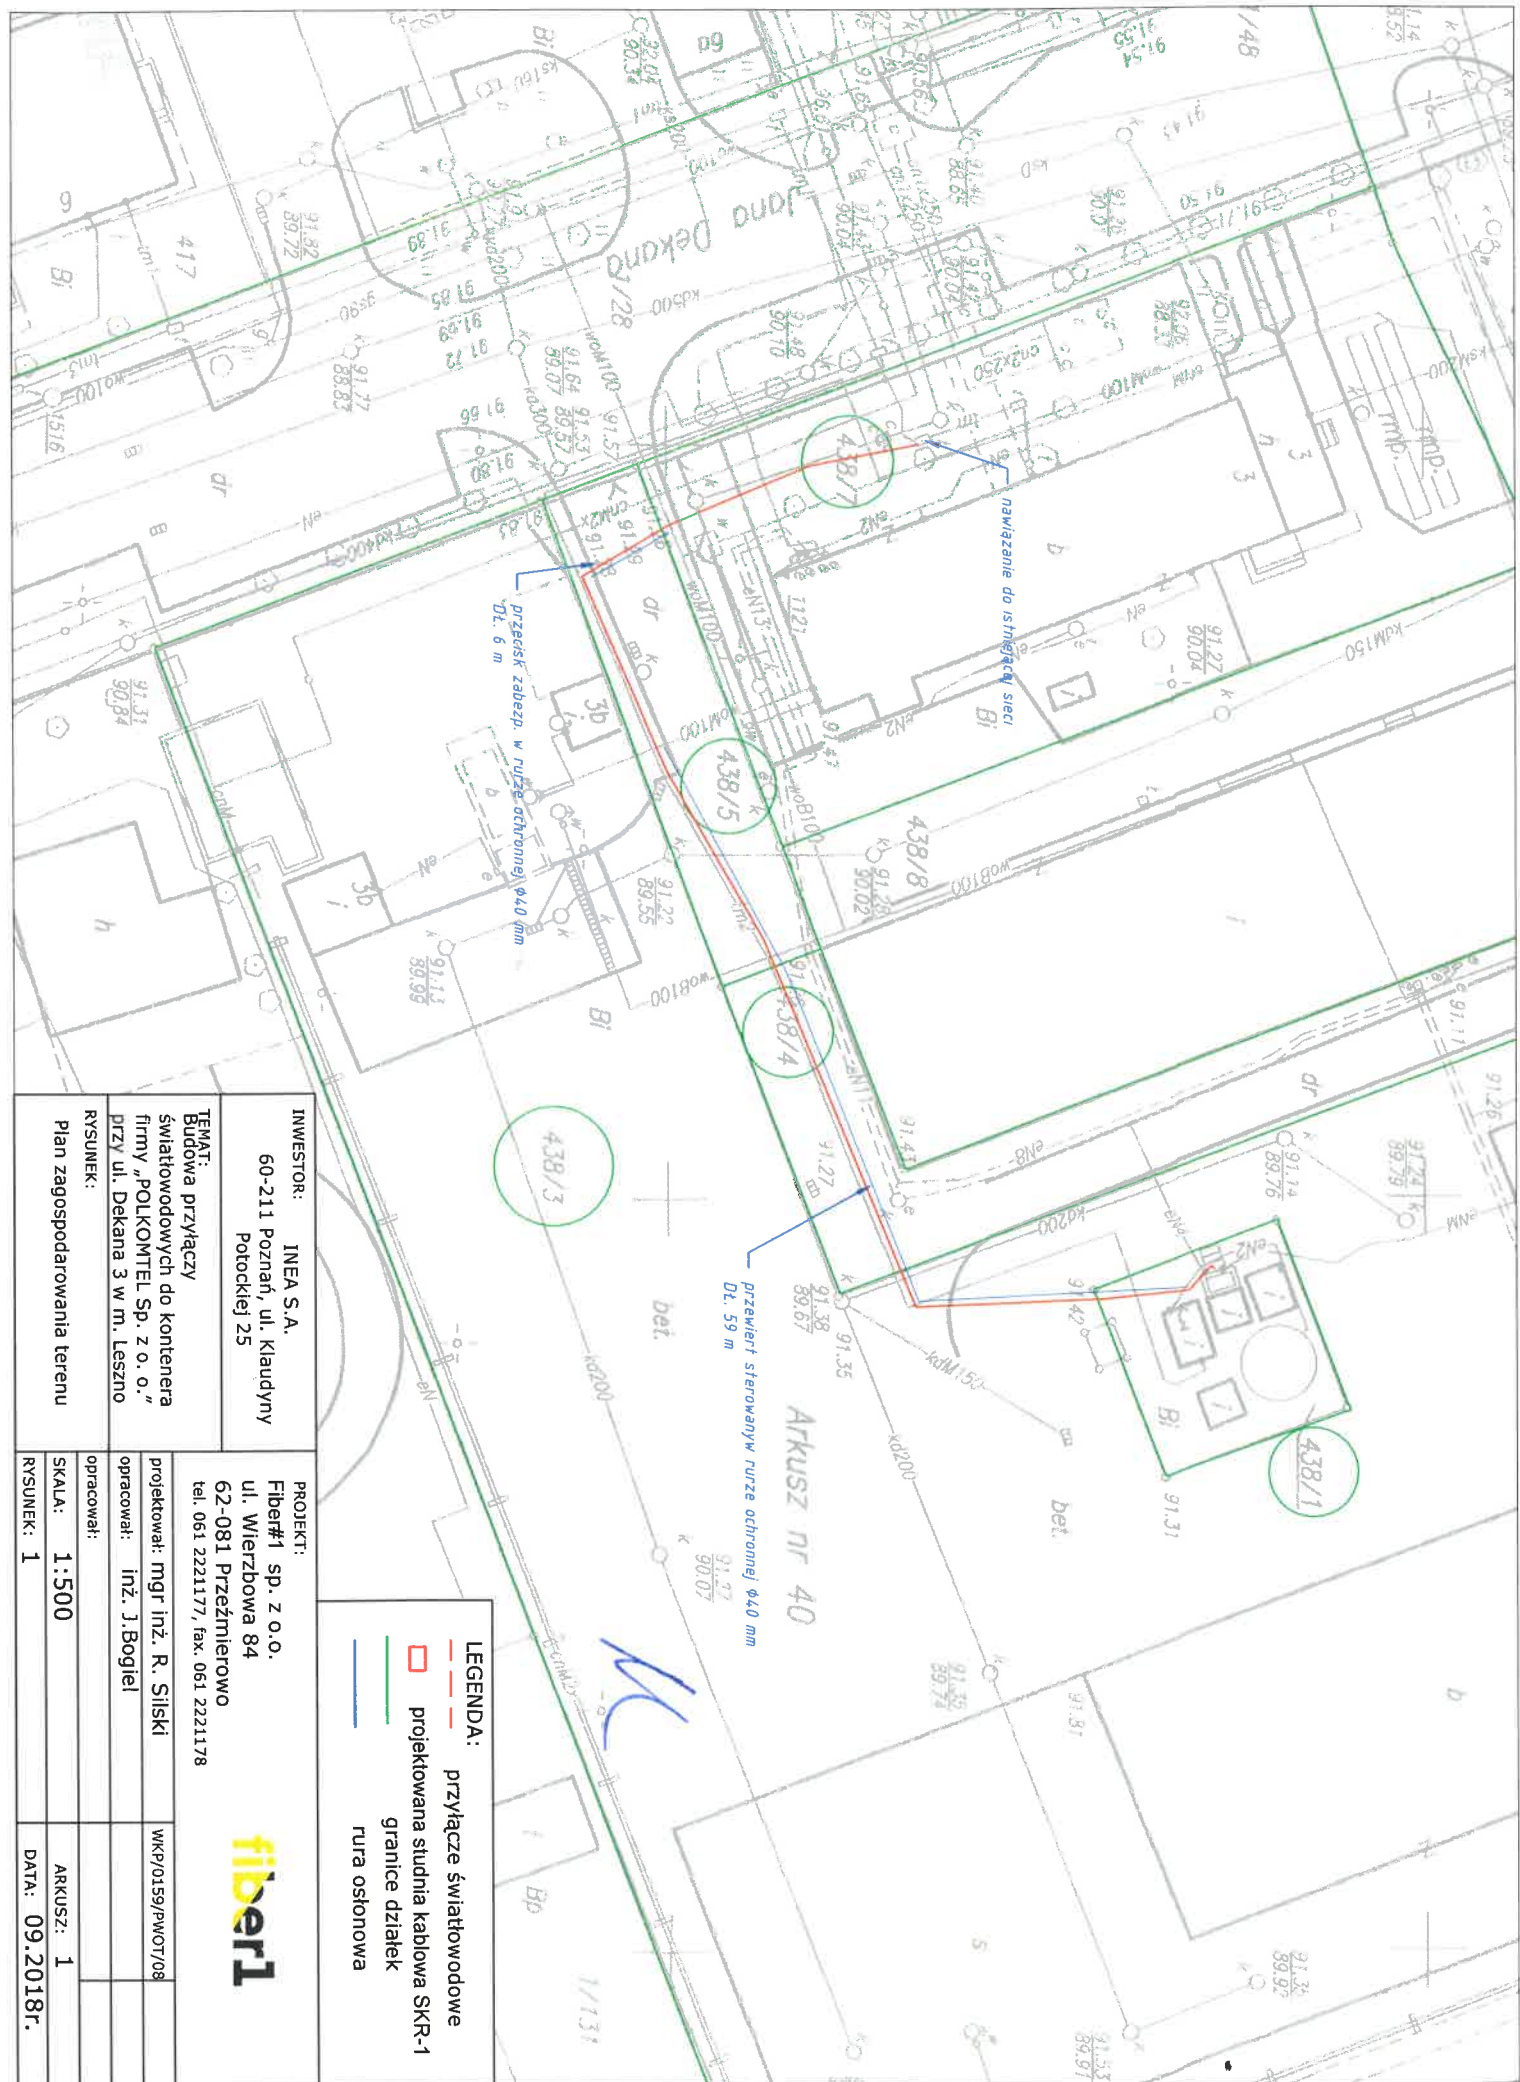

INWESTOR: INEA S.A. 60-211 Poznań, ul. Klauzyny Potockiej 25	PROJEKT: Fiber#1 sp. z o.o. ul. Wierzbowa 84 62-081 Przeźmierowo tel. 061 2221177, fax. 061 2221178
TEMAT: Budowa przyłączy światłowodowych do kontenera firmy „POLKOMTEL Sp. z o.o.” przy ul. Dekana 3 w m. Leszno	OPRACOWAŁ: mgr inż. R. Siłski WKP/0159/PWOT/08
RYSUJEK: Plan zagospodarowania terenu	OPRACOWAŁ: inż. J. Bogiel
RYSUJEK: 1	SKALA: 1:500 ARKUSZ: 1 DATA: 09.2018r.

LEGENDA:	przewiert sterowany w rurze ochronnej Ø40 mm
	przewodnik studnia kablowa SKR-1
	granicie działek
	rura osłonowa